


POMPOWNI ŚCIEKÓW

1:25

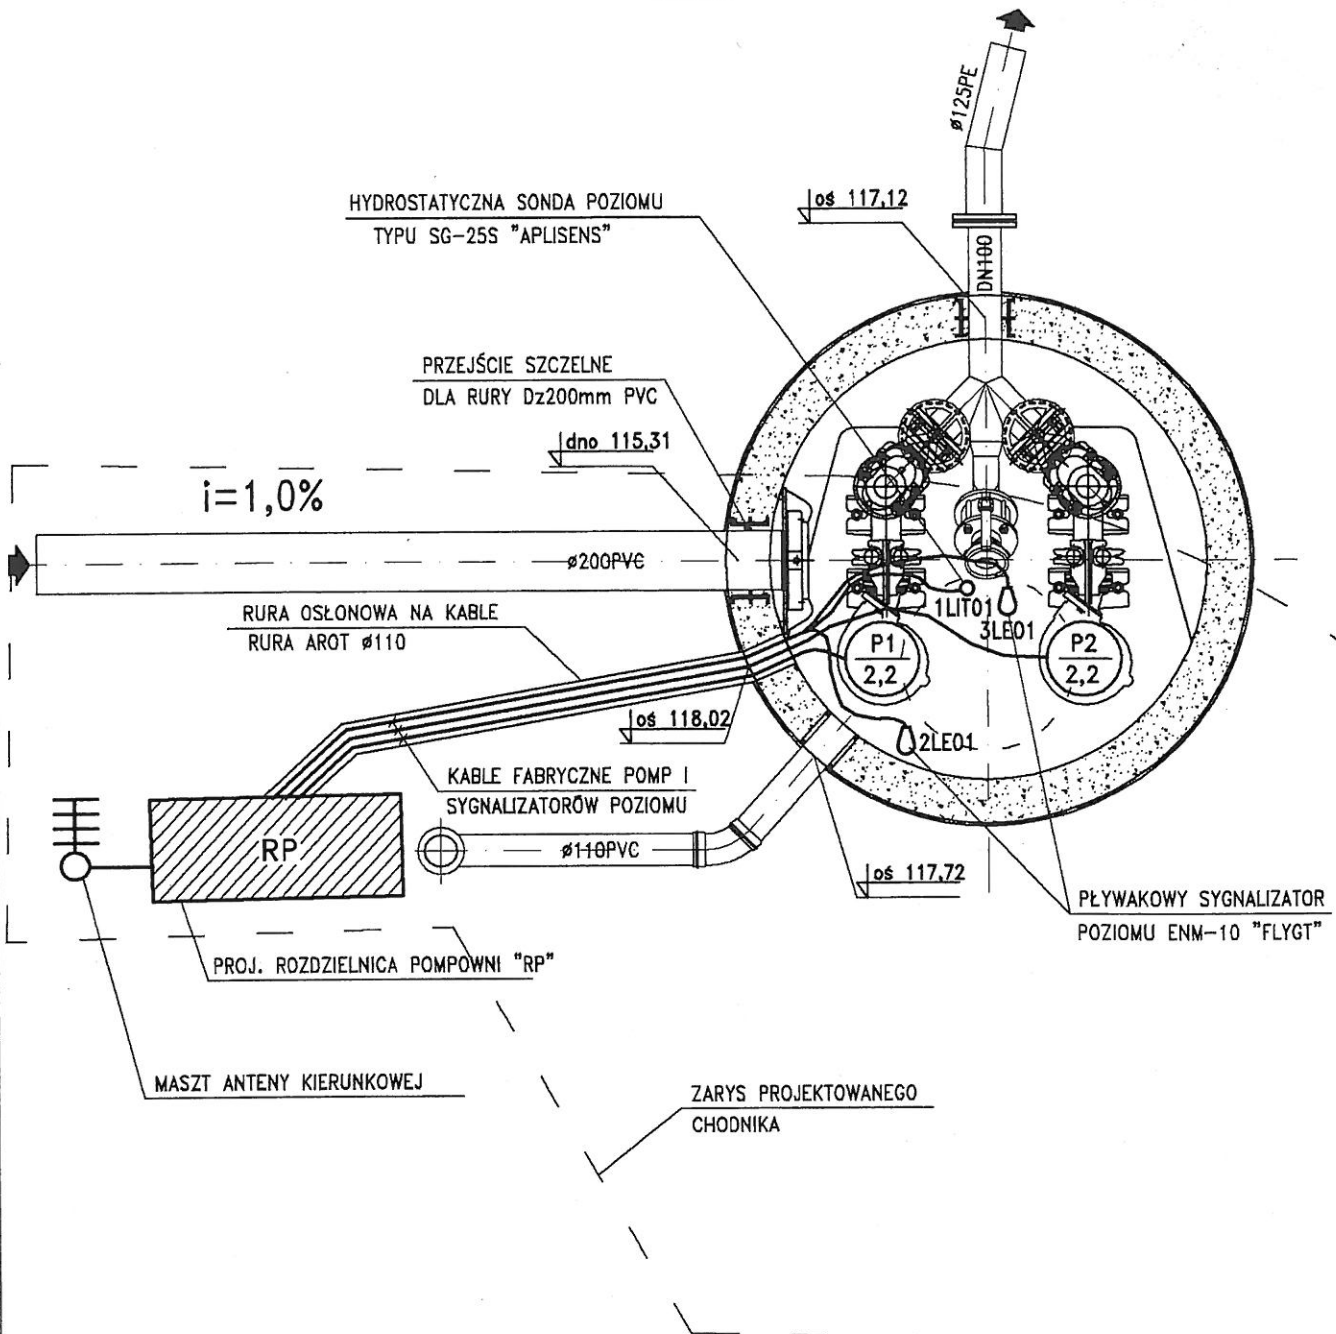

UWAGI:

1. INSTALACJE ELEKTRYCZNE WYKONAĆ Z ZASTOSOWANIEM OSPRZĘTU SZCZELNEGO.

SAMOCZYNNY WYŁĄCZENIE ZASILANIA
SYSTEM SIECIOWY TN-C-S

Jednostka projektowa: MASKO Sp. z o.o. 05-070 Sulejówiek ul. Komбатantów II Wajny Światowej 1 tel./fax (22) 673-40-65, (22) 611-86-23 internet: www.masko.com.pl e-mail: masko@masko.com.pl	Funkcja:	Imię i Nazwisko, nr uprawnień	Podpis	
	Projektował:	inż. Henryk Burzyński <i>specjalność instalacyjna w zakresie sieci i instalacji elektrycznych</i>	Nr upr.: Wa-25/92	
	Opracował:	inż. Henryk Burzyński		
	Sprawił:	inż. Wojciech Szymański <i>specjalność instalacyjna w zakresie sieci i instalacji elektrycznych</i>	Nr upr.: Wa-446/94	
Inwestycja:		Budowa pompowni ścieków "Hipolitów" w Hipolitowie dz.ew. 217, 188/1, obręb 0010 Hipolitów, gm. Halinów, pow. miński	Branża elektryczna	Stadium budowlany
Nazwa rysunku:		PLAN INSTALACJI ELEKTR. W POIMPOWNI ŚCIEKÓW	Skala 1:25	Data 30.11.2012r.
Inwestor:		ZAKŁAD KOMUNALNY w HALINOWIE 05-074 Halinów, ul. Józefa Piłsudskiego 77	Nr rysunku	E-10