


MAPA DO CELÓW PROJEKTOWYCH
Powiat miński Gmina 141207_5, Halinów Obręb 0010, Hipolitów
Działka numer: 217 Skala : 1 : 500

Nie wyklucza się istnienia w terenie urządzeń podziemnych, które nie zostały zgłoszone do inwentaryzacji geodezyjnej.
 Treść mapy w obszarze oznaczonym kolorem zielonym w zakresie granic działek ewidencyjnych, konturów użytków gruntowych, konturów klas glebowych jest zgodna z treścią mapy ewidencyjnej.
 Mapa została wykonana bez ustalania obciążeń, o których mowa w Par. 80.4 rozporządzenia MSWiA z dn. 09.11.2011

"Archimedeo" PROJEKTY
GEODEZJA Przemysław Grzeluk
 05-074 Halinów ul. Hipolitowska 19
 tel. 0-501-110-793 022 7386-51
 REGON 140825345
GEODETA
mgr inż. Wojciech Witczarek
 uprawnień nr 5811
 tel. 510-489-221

STAROSTA MIASTECZKO
POWIATOWY OŚRODEK
DOKUMENTACJI GEODEZYJNEJ I KARTOGRAFICZNEJ
 w Mińsku Mazowieckim
 Wzburzenie koncepcyjny linii kablowej nN
 z instalacją kanałizacji sanitarna
 2012-11-20
 160-45315-2012
Z up. STAROSTY
Marek Słazek

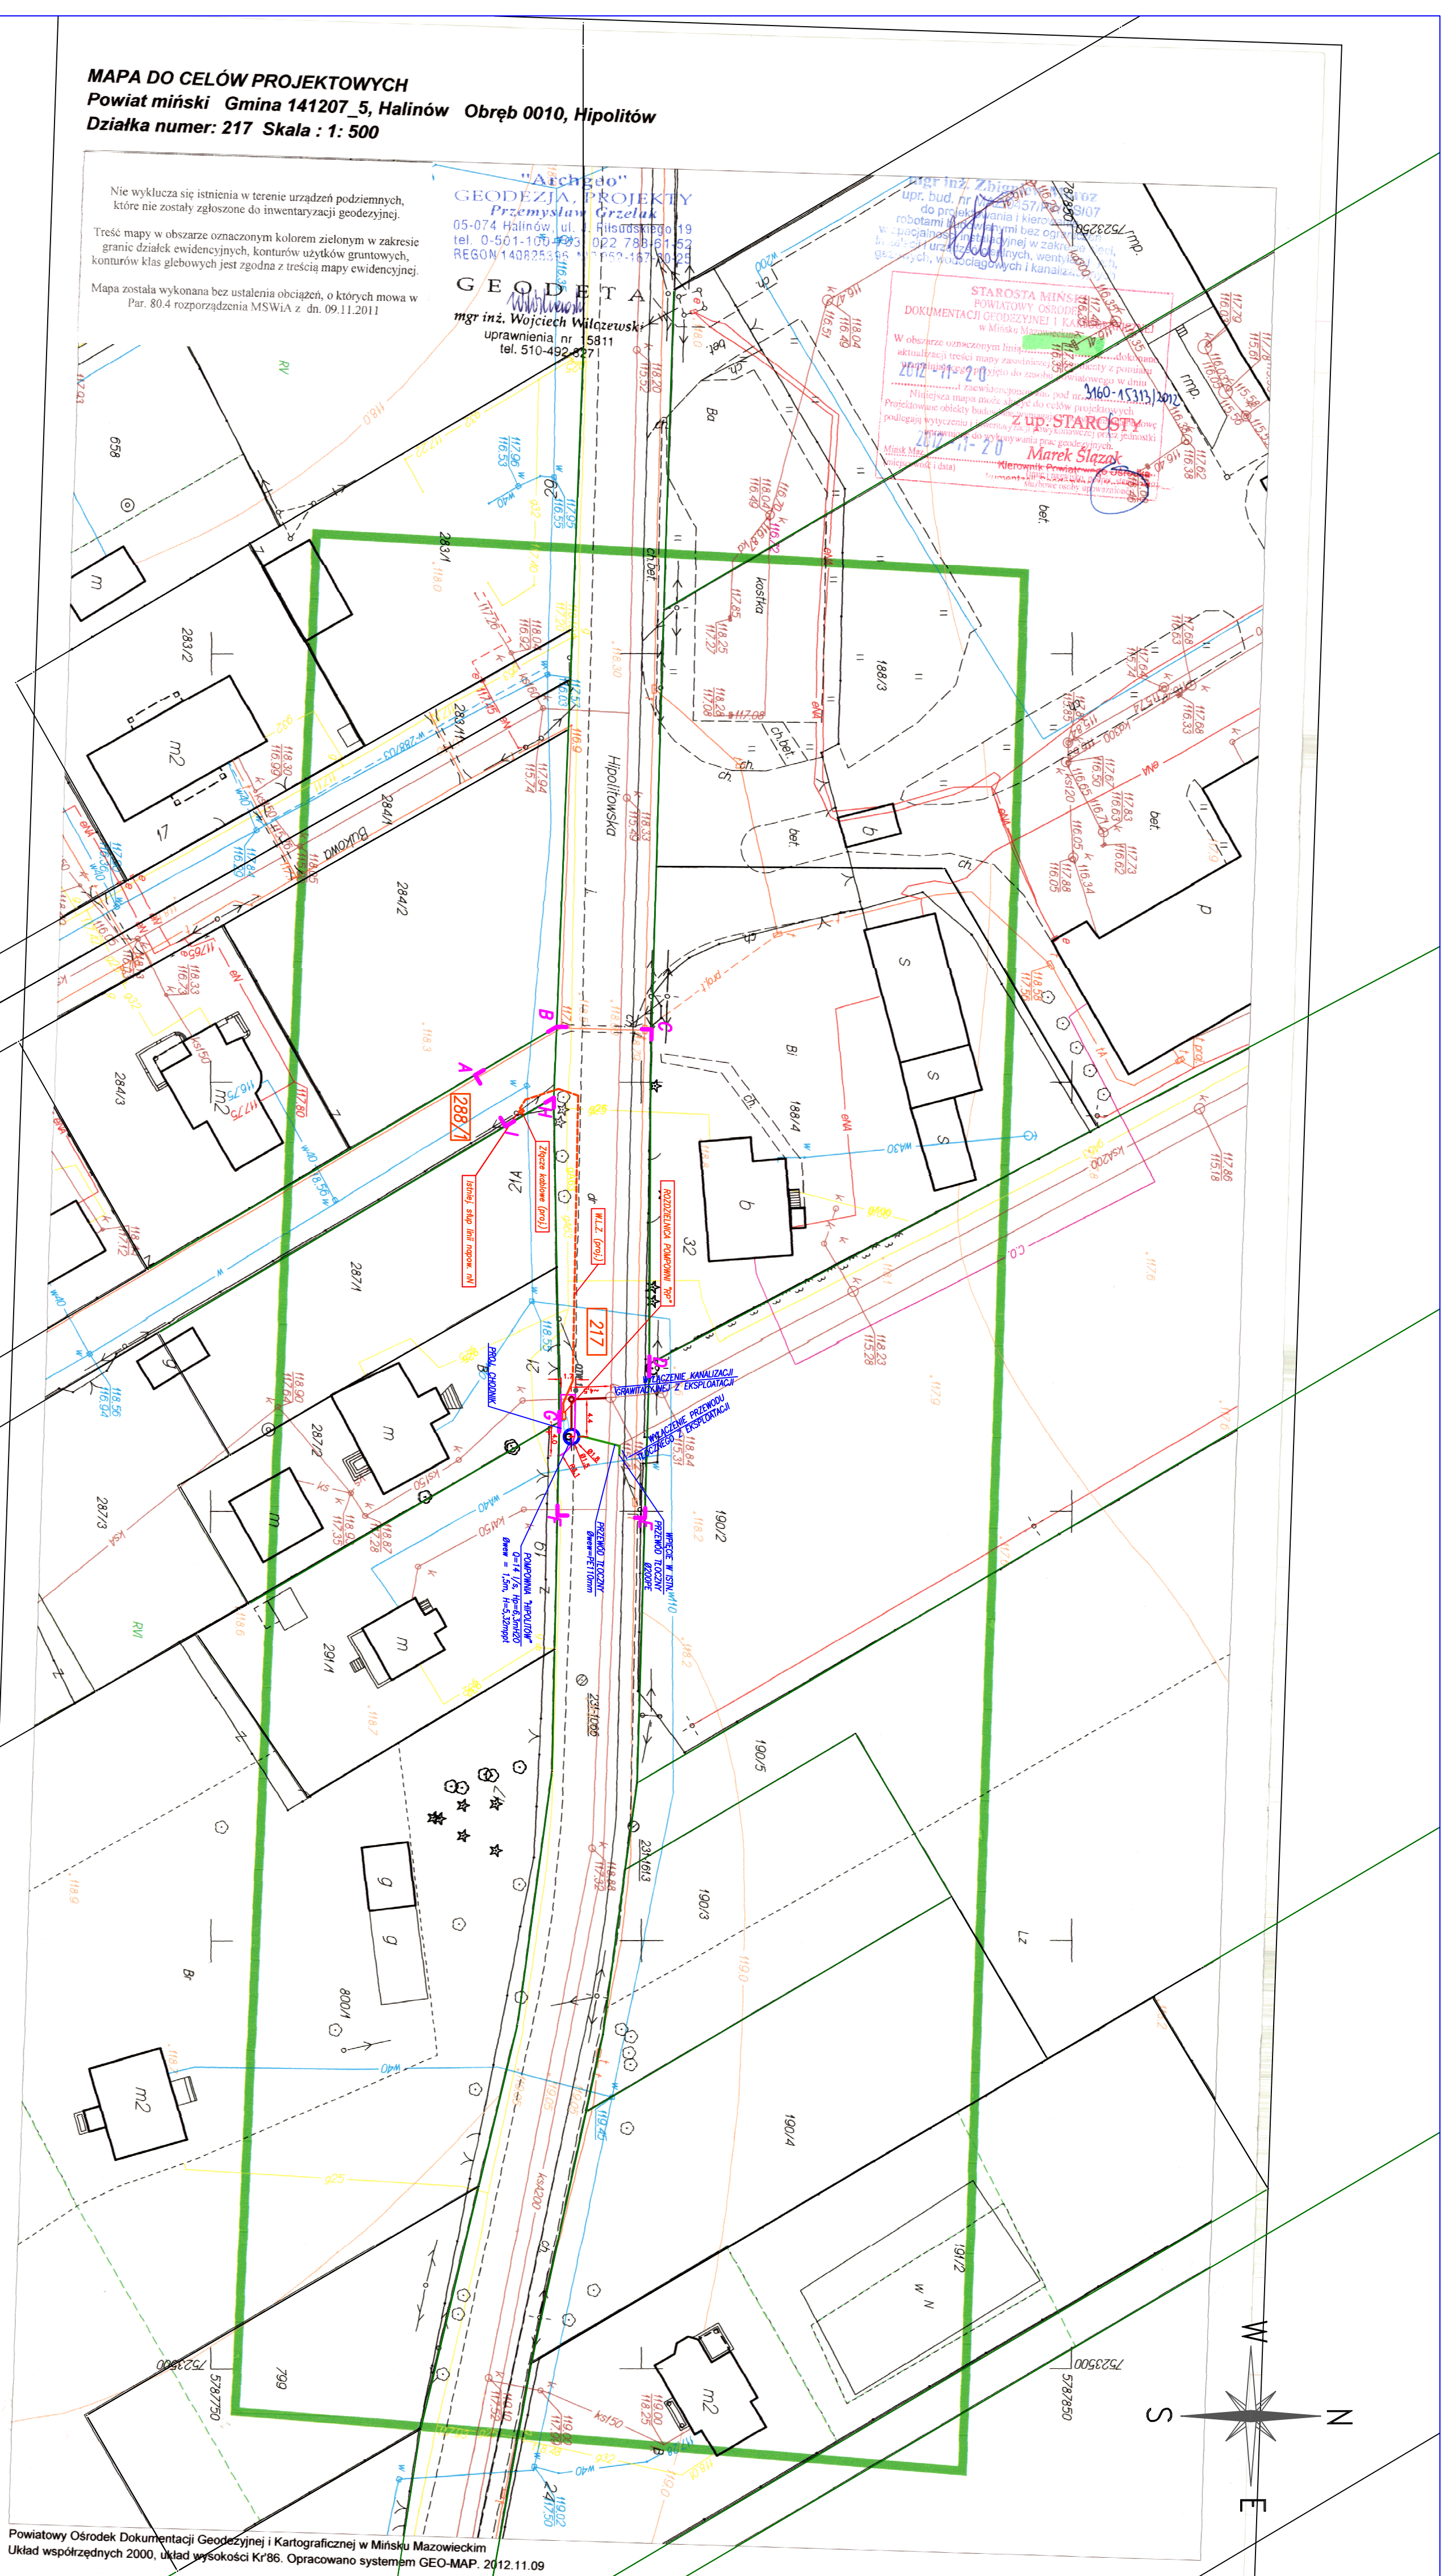

Powiatowy Ośrodek Dokumentacji Geodezyjnej i Kartograficznej w Mińsku Mazowieckim
 Układ współrzędnych 2000, Układ wysokości Kr86. Opracowano systemem GEO-MAP. 2012.11.09

<p>INWESTOR: ZAKŁAD KOMUNALNY w HALINOWIE 05-074 Halinów, ul. Józefa Piłsudskiego 77</p>	
<p>JEDNOSTKA PROJEKTOWA: dmasko MASKO Sp. z o.o. ul. Komendantów II Wojny Światowej 1 tel./fax (22) 672-40-65, (22) 611-86-23 e-mail:dmasko@masko.com.pl</p>	
<p>INWESTYCJA: Budowa pompowni ścieków "Hipolitów" w Hipolitowie dz.czw. 217, 288/1, obręb 0010 Hipolitów gm. Halinów, pow. miński</p>	
<p>Nazwa rysunku: PROJEKT ZAGOSPODAROWANIA TERENU</p>	
<p>Projektował: mgr inż. Z. Moroz nr upr. MAZ/0457/PWOS/07 specjalność: instalacyjna w zakresie sieci, instalacji i urządzeń cieplnych, wentylacyjnych, gazowych, wodocigowych i kanalizacyjnych</p>	<p>Podpis:</p>
<p>Opracował: mgr inż. Z. Moroz nr upr. MAZ/0457/PWOS/07 specjalność: instalacyjna w zakresie sieci, instalacji i urządzeń cieplnych, wentylacyjnych, gazowych, wodocigowych i kanalizacyjnych</p>	<p>Podpis:</p>
<p>Sprawdził: mgr inż. E. Kozłowska nr upr. SI-708/87 specjalność: inżynieria w zakresie ochrony środowiska</p>	<p>Podpis:</p>
<p>Studium: budowlany</p>	<p>Brandz: sanitarna</p>
<p>Data wykonania: 30.11.2012r.</p>	<p>Skala: 1:500</p>
<p>Nr rysunku: S-02</p>	

LEGENDA

- PROJEKTOWANA LINIA KABLOWA nN
- PROJEKTOWANA KANALIZACJA SANITARNA
- PROJEKTOWANA KANALIZACJA CIŚNIENIOWA
- OTW. 1
- ODWERT GEOLOGICZNY
- GRANICA DZIAŁEK OBLĘTCH INWESTYCJA
- GRANICA DZIAŁEK OBLĘTCH INWESTYCJA
- NUMER DZIAŁKI OBLĘTCH INWESTYCJA
- OBSZAR OBLĘTCH INWESTYCJA
- OBSZAR OBLĘTCH INWESTYCJA
- POUPROWNA "HIPOLITÓW"